


WYKAZ POMIESZCZEŃ NA KONDYGNACJI PRZYZIEMIA –SEGMENT „D”

Nr pom.	Nazwa pomieszczenia	Powierzchnia [m ²]	Rodzaj posadz.
0.01D	Przedpokój	4,84	pł. ceramiczne
0.02D	Kuchnia	7,02	pł. ceramiczne
0.03D	Salon	13,90	panele podłog.
0.04D	Przedpokój + kl. schodowa	12,29	pł. ceramiczne
0.05D	Łazienka	7,12	pł. ceramiczne
0.06D	Pomieszczenie gospodarcze	4,85	pł. ceramiczne
0.07D	Pokój	10,32	panele podłog.
0.08D	Pomieszczenie na narzędzia	19,78	pł. ceramiczne
0.09D	Garaż	26,65	pł. ceramiczne
Razem		106,77	

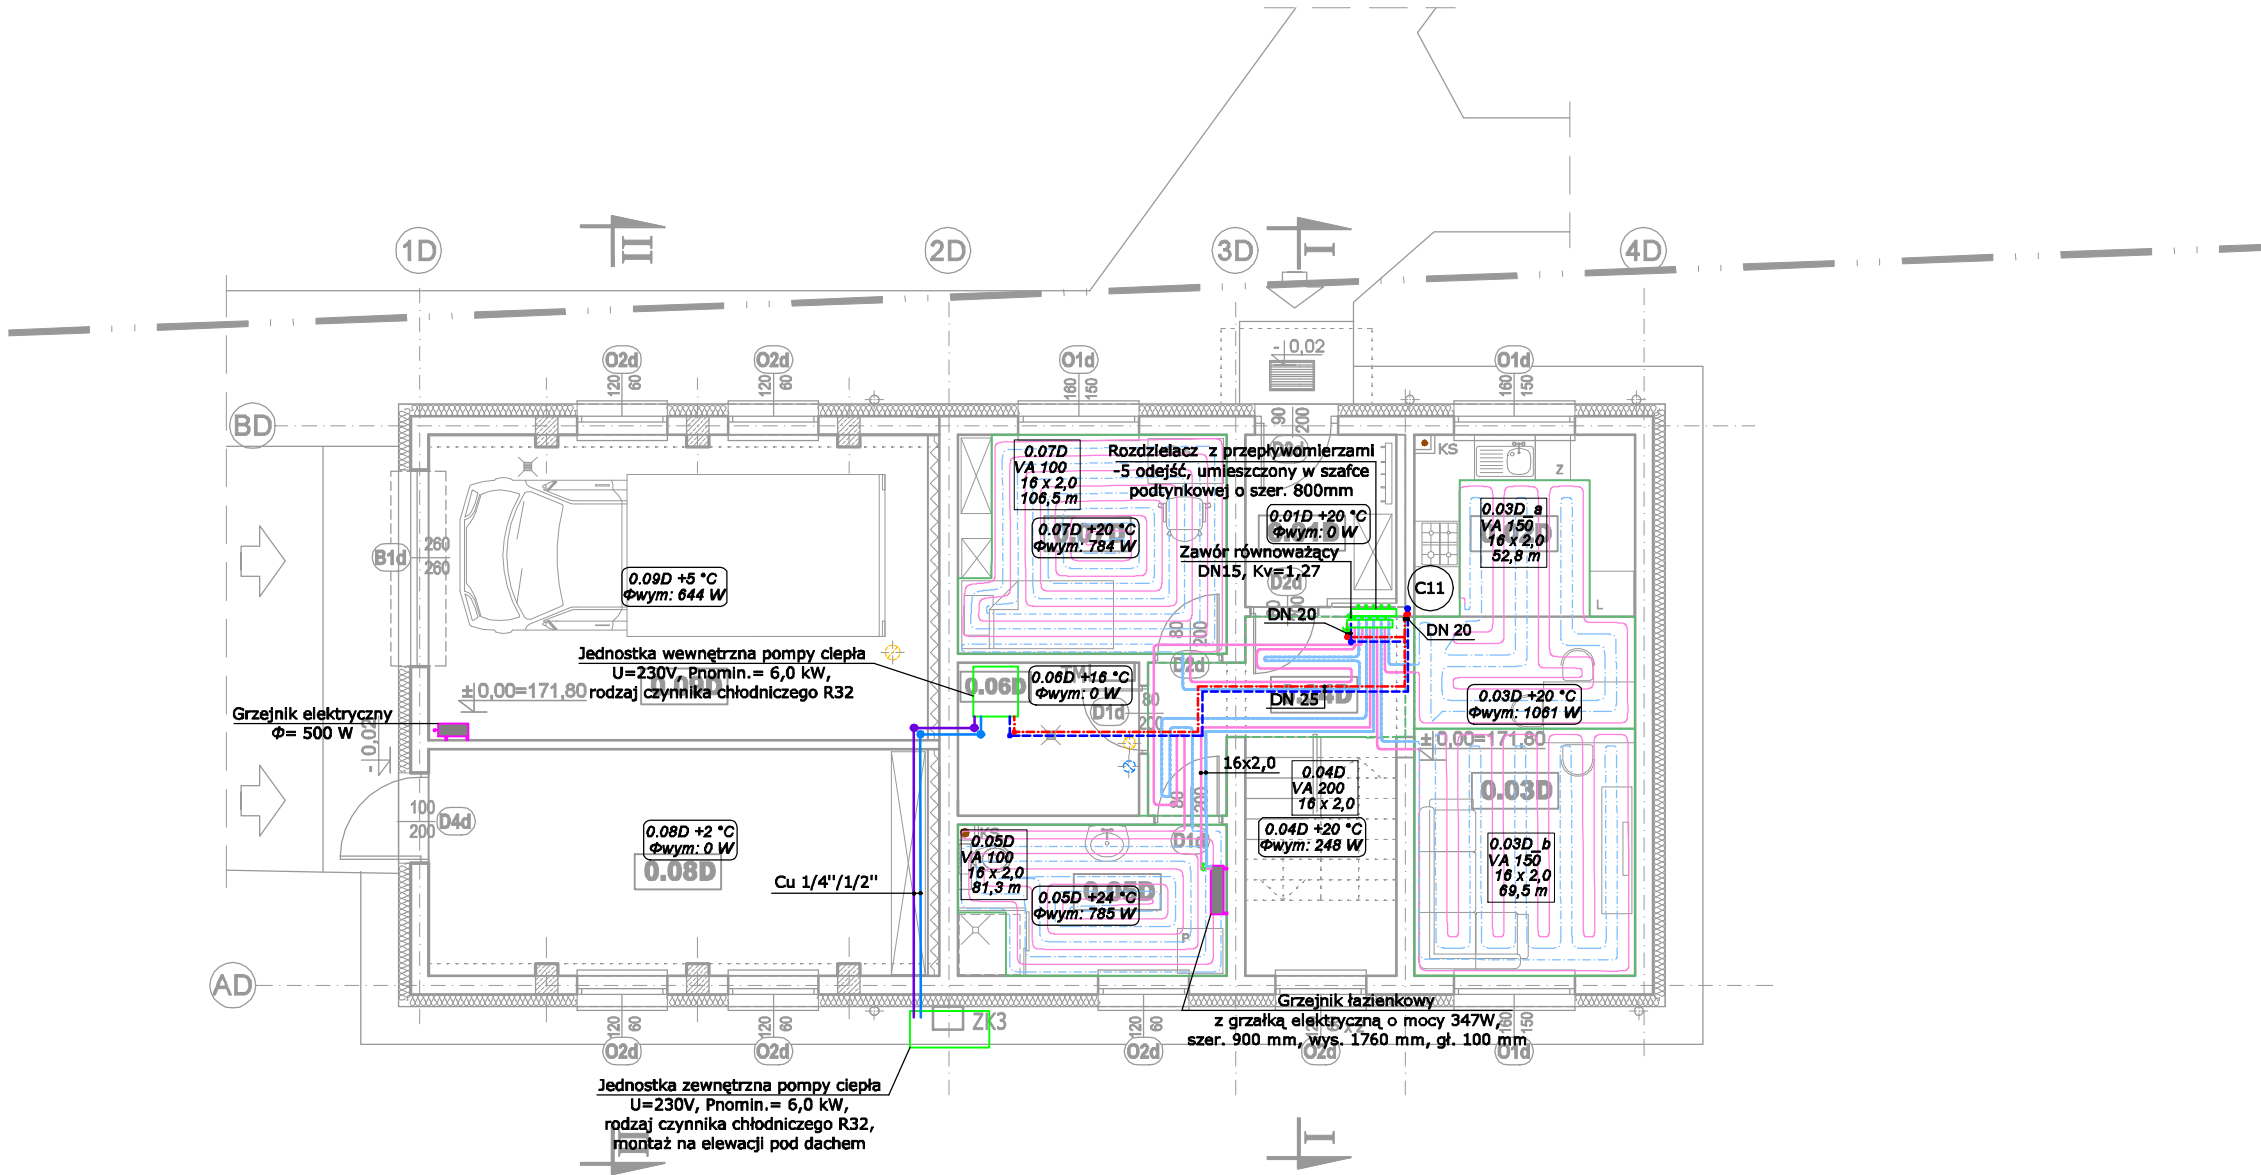

LEGENDA:

- instalacja c.o.- przewody główne woda ciepła
- instalacja c.o. - przewody główne woda zimna
- instalacja c.o. - zasilanie pętli od rozdzielacza
- instalacja c.o. - powrót z pętli do rozdzielacza
- instalacja c.o. - zasilanie pętli c.o.
- instalacja c.o. - powrót pętli c.o.
- zasilenie wewn. jednostki pompy ciepła w gaz
- zasilenie wewn. jednostki pompy ciepła w ciecz
- C5 pion instalacji c.o.

INSTALACJE SANITARNE

PROAN

PROSAN - ZBIGNIEW SZOSTAK
20-1 53 LUBLIN UL. T.BRZEMBOŚA 11/1/2
TEL. 502 91 6 900, BIURO@PROSAN.NET.PL
NIP: 946-21 4-50-1 6, REGON: 061 409406

AUTOR OPRACOWANIA :
Biuro Projektowe
"ARCONEL" sp. z o.o.
ul. Sielankowa 14/9
20-802 Lublin

INWESTOR :
Powiat Lubelski
Specjalny Ośrodek Szkolno-
wychowawczy w Bystrzycy
Bystrzyca 92, 20-258 Lublin 62

NAZWA INWESTYCJI:
Budowa budynku specjalnego ośrodka
szkolno-wychowawczego i budynku
mieszkalnego w miejscowości
Bystrzyca gmina Wółka

działki nr:
1132/2
jednostka ewid:
060914_2 Wółka
arkusz: 2
obrob:
0015 Bystrzyca

Projektował:
mgr inż. Zbigniew Szostak

LUB/0183/PWOS/14

podpis:

Sprawdził:
mgr inż. Konrad Jurycki

LUB/0179/PWOS/09

podpis:

Opracowała :
mgr inż. Karolina Serafin

podpis:

NAZWA RYSUNKU :
INSTALACJA C.O. - RZUT PARTERU

DATA: styczeń 2022r

NUMER RYSUNKU:

STADIUM: PT

SKALA: 1:100

C1

UWAGI:
PRZYJĘTE W OPRACOWANIU MATERIAŁY MOŻNA ZASTĄPIĆ INNYMI O PARAMETRACH
NIEGORSZYCH OD ZAŁOŻONYCH.
NINIEJSZE OPRACOWANIE STANOWI DZIEŁO AUTORSKIE I PODLEGA OCHRONIE
ZGODNIE Z UST. 83 Z DN.05.05.1994 O PRAWIE AUTORSKIM I PRAWACH POKREWNYCH