


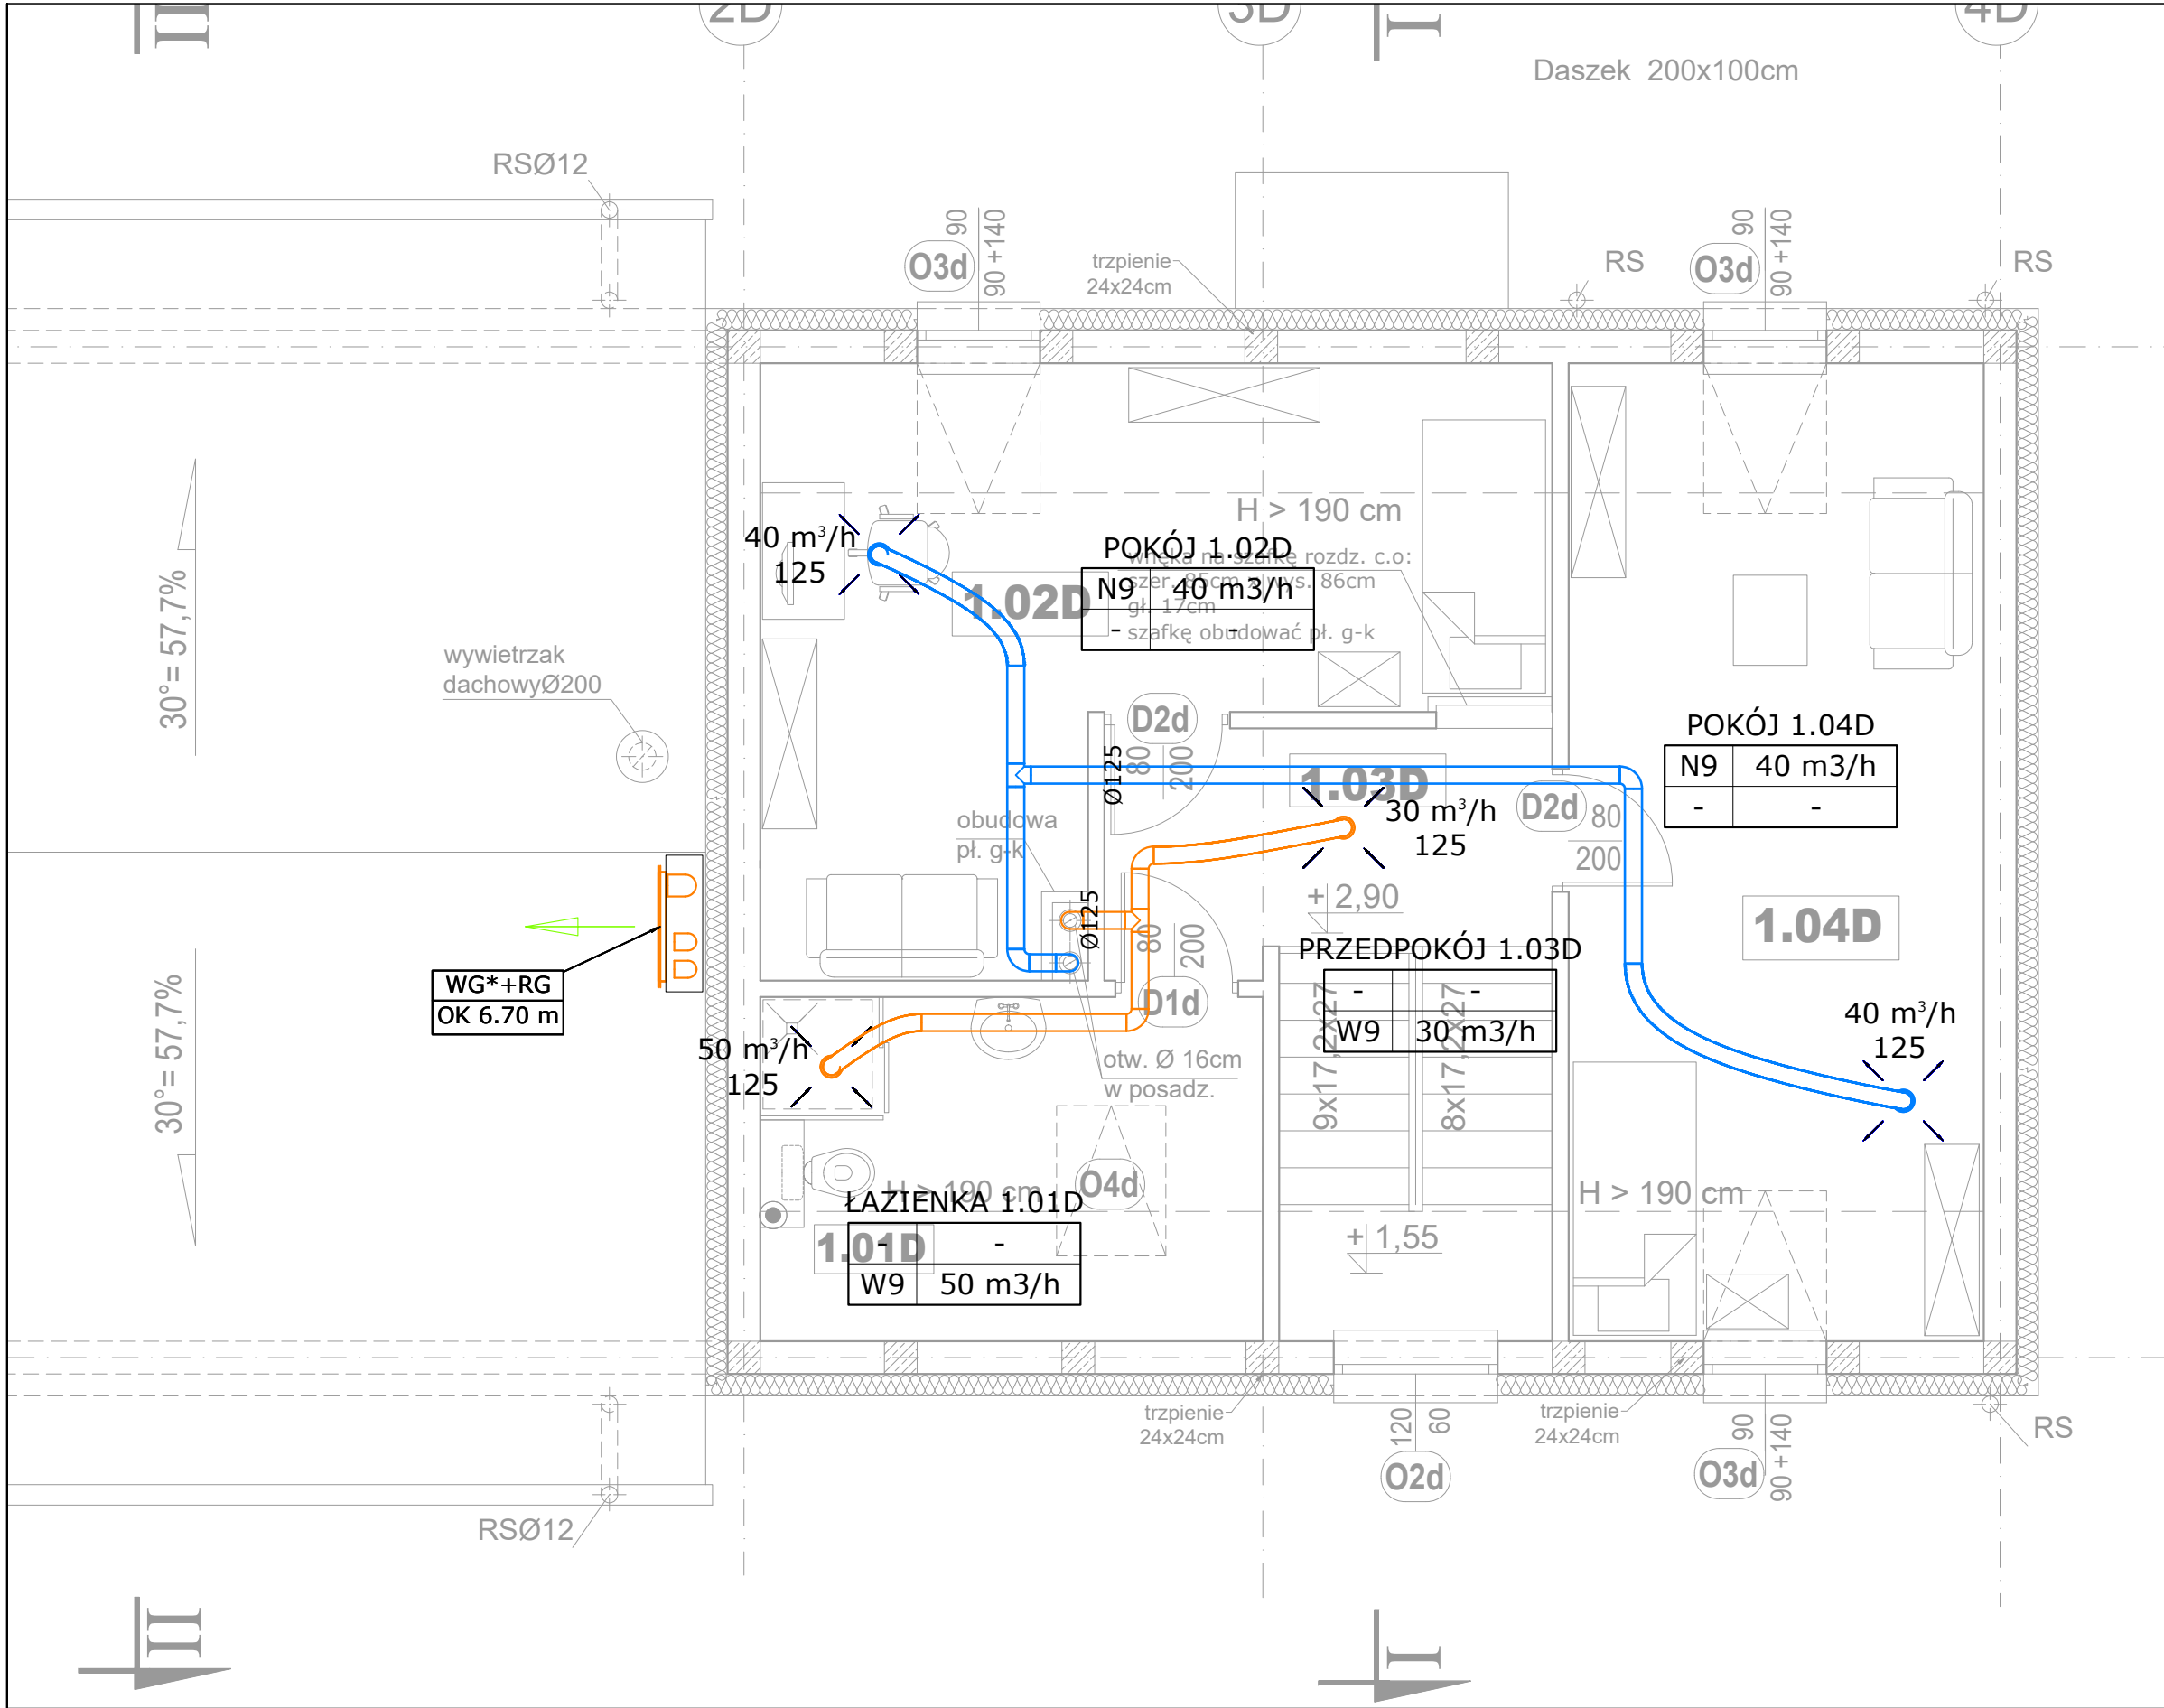

INSTALACJE
PROSAN
SANITARNE

PROSAN - ZBIGNIEW SZOSTAK
20-153 LUBLIN UL. T.STRZEMBOSZA 11/U2
TEL. 502 916 900, BIURO@PROSAN.NET.PL
NIP: 946-214-50-16, REGON: 061409405

AUTOR OPRACOWANIA :
Biuro Projektowe
"ARCONEL" sp. z o.o.
ul. Sielankowa 14/9
20-802 Lublin



INWESTOR :
Powiat Lubelski
Specjalny Ośrodek Szkolno-
Wychowawczy w Bystrzycy
Bystrzyca 92, 20-258 Lublin 62

NAZWA INWESTYCJI:
Budowa budynku specjalnego ośrodka
szkolno-wychowawczego i budynku
mieszkalnego w miejscowości
Bystrzyca gmina Wólka

działki nr:
1132/2
jednostka ewid:
060914_2 Wólka
arkusz: 2
obręb:
0015 Bystrzyca

Projektował:
mgr inż. Zbigniew Szostak

LUB/0183/PWOS/14

podpis:

Sprawdził:
mgr inż. Konrad Jurycki

LUB/0179/PWOS/09

podpis:

Opracował :
mgr inż. Radosław Gruszka

podpis:

NAZWA RYSUNKU :
**INSTALACJA WENTYLACJI I KLIMATYZACJI
- RZUT PIĘTRA**

DATA:
styczeń 2022r

NUMER RYSUNKU:
V2

STADIUM:
PT

SKALA:
1:50

UWAGI:
PRZYJĘTE W OPRACOWANIU MATERIAŁY MOŻNA ZASTĄPIĆ INNYMI O PARAMETRACH
NIEGORSZYCH OD ZAŁOŻONYCH.
NINIEJSZE OPRACOWANIE STANOWI DZIEŁO AUTORSKIE I PODLEGA OCHRONIE
ZGODNIE Z UST.83 Z DN.05.05.1994 O PRAWIE AUTORSKIM I PRAWACH POKREWNYCH