


INSTALACJA ZIMNEJ WODY, CIEPŁEJ WODY I CYRKULACJI-
- CZĘŚĆ DAMSKA INTERNATU RZUT PIWNIC
SKALA 1:100

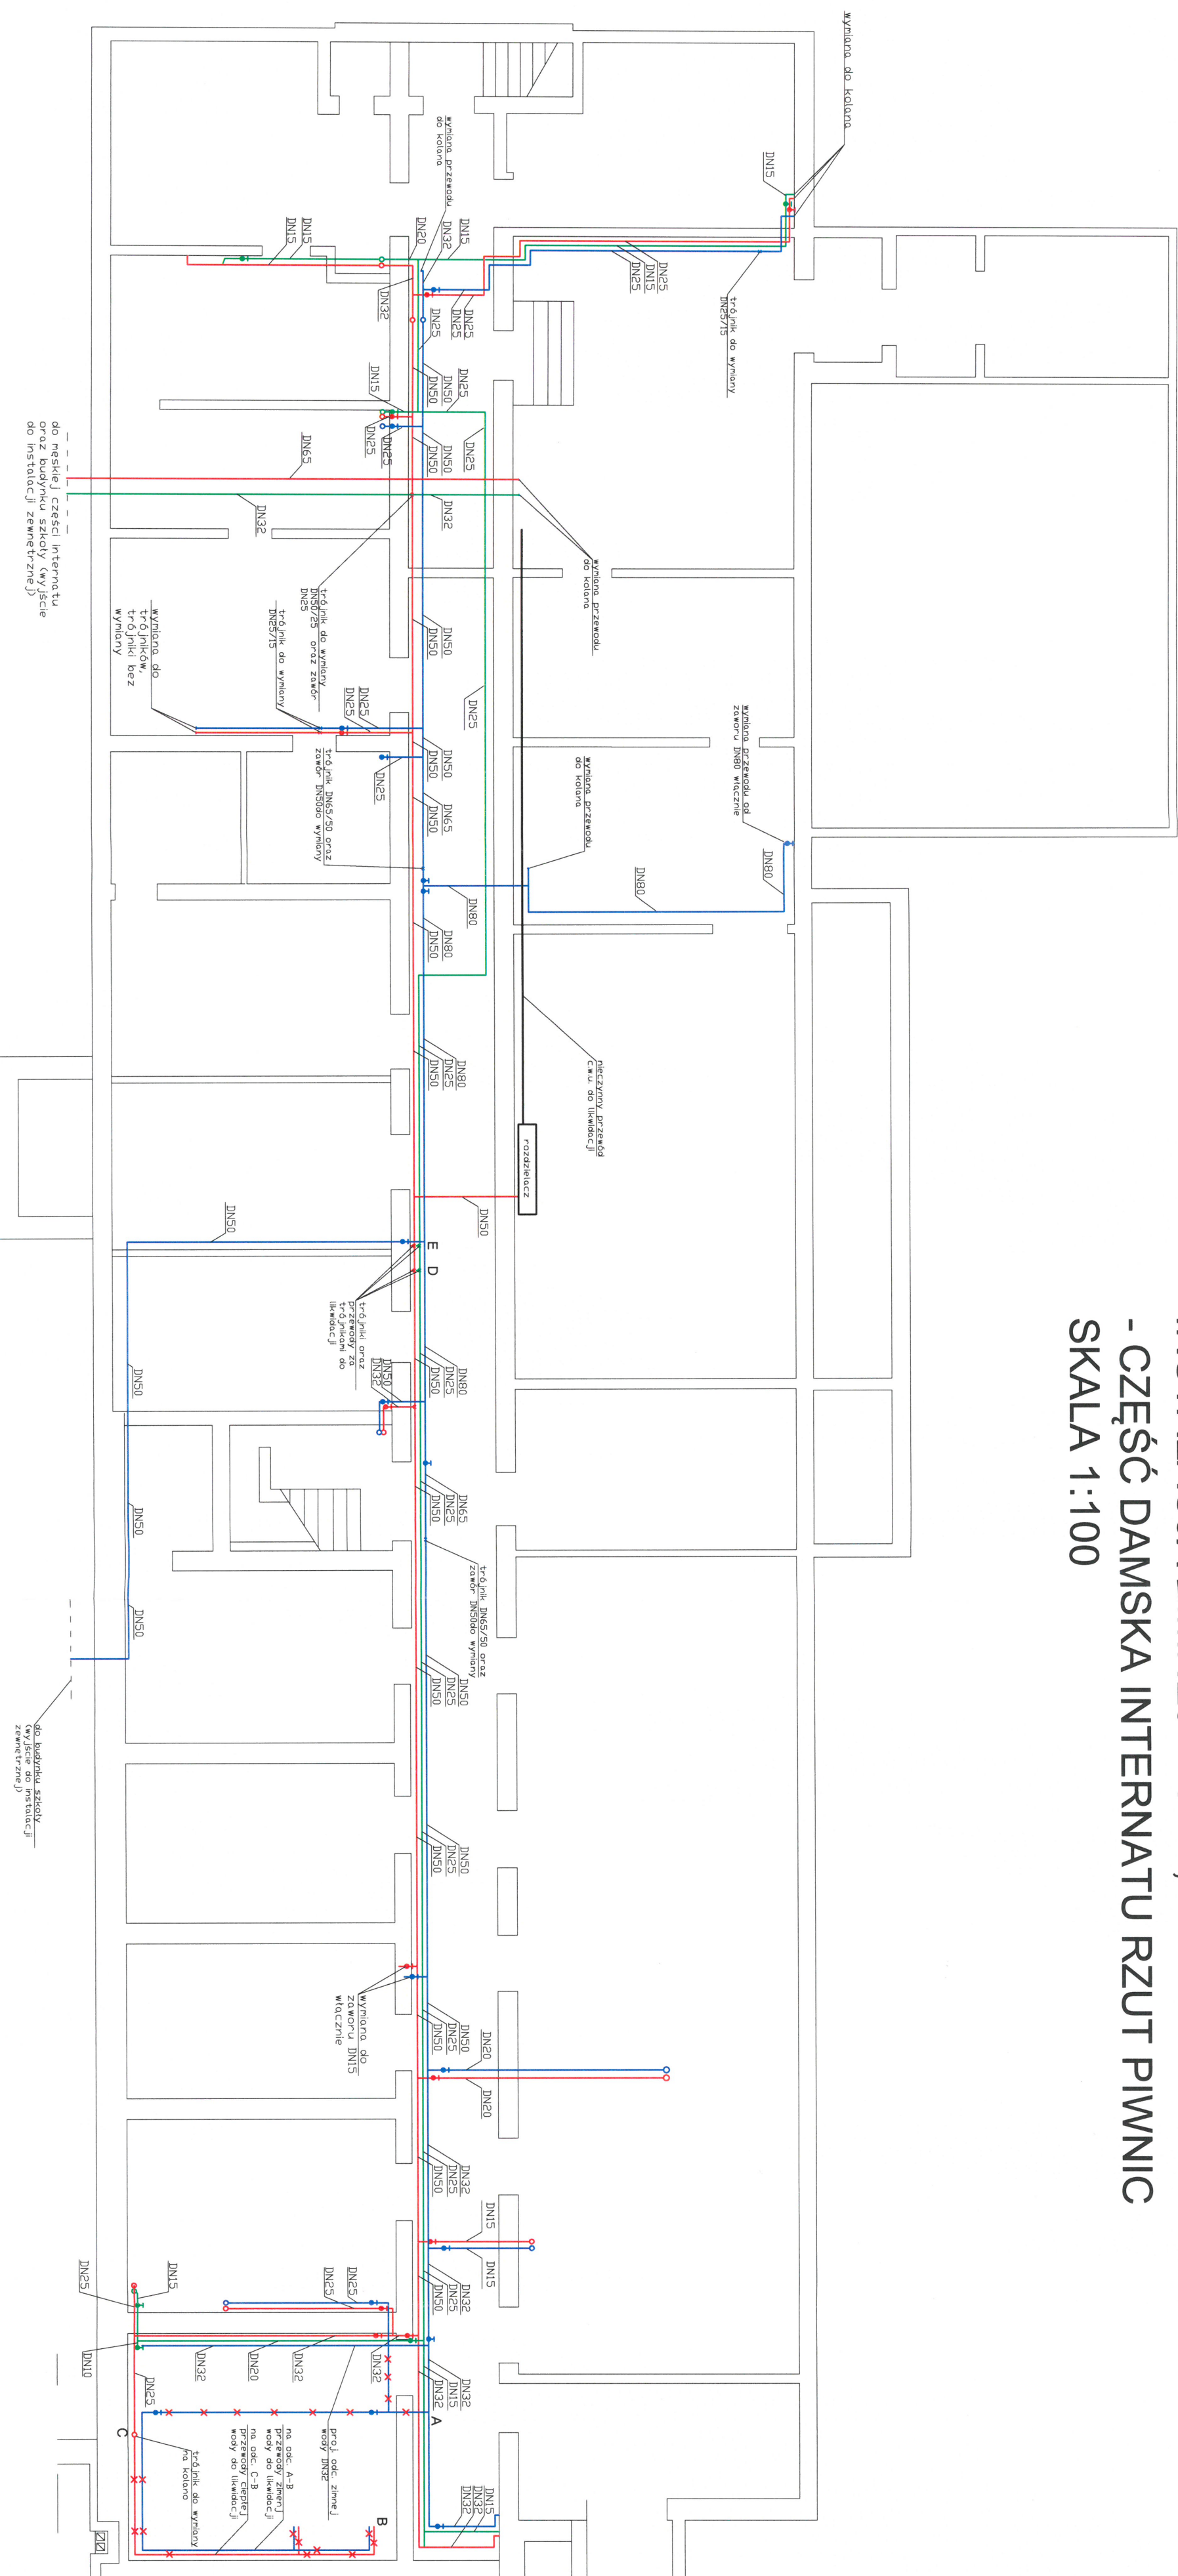

1. Instalację zimnej wody, ciepłej wody oraz cyrkulacji wykonąć z rur stalowych ocynkowanych wzmoconych typ TWT2
2. Przewody zimnej wody, ciepłej wody oraz cyrkulacji zaizolować pianką polietylenową zgodnie z Tab. nr 1 dołączoną do części opisowej projektu.
3. Połączenia rur gwintowane.
4. Przewody układać tak, aby zapewnić ich samokompensację.
5. Na rysunkach przedstawiono tylko odcinki instalacji wody zimnej, wody ciepłej oraz cyrkulacji objęte opracowaniem, przewody nieujęte na rysunkach nie podlegają wymianie;
6. Mocowanie przewodów do ścian i stropów za pomocą uchwyty montażowych z przekładką gumową lub z zastosowaniem innych rozwiązań systemowych;
7. Przewody prowadzić tak, aby była możliwa ich konserwacja i demontaż bez demontażu innych instalacji;
8. Przejścia przewodów przez przegrody wykonać w tulejach i wypełnić materiałem plastycznym;
9. W przejściach przewodów przez przegrody (do pomieszczenia kotłowni) zastosować system uszczelnienia zapewniający odpowiednią odporność ogniową.
10. Wszelkie przejścia instalacji przez przegrody zabezpieczyć do odporności ogniowej przegrody.
11. Wykaz podstawowych materiałów w części opisowej projektu.

LEGENDA:

- zimna woda
- ciepła woda
- cyrkulacja

INWESTYCJA:	
Wytworzenie wewnętrznych podziemów wody zimnej, wody ciepłej, cyrkulacji i centralnego ogrzewania oraz instal. zew. w ramach zadania „modernizacja wewnętrznej sieci ciepłowniczej i zewnętrznej sieć ciepłowniczej i zimnej wody użytkowej w budynku internatu”	
I składy ZSR CRZ w Pszczelę Woźni	
ADRES BUDOWY:	Jedn. ewid. 060912_2 Strzyżewice, Obr. 21-Osmońce Pierwsze, dz. nr 1138/19
INWENSTOR:	Zespół Szkół Rolniczych Centrum Kształcenia Zawodowego w Pszczelę Woźni, Pszczela Wola 8, 23-107 Strzyżewice
ZESPÓŁ AUTORSKI	
funkcja	nazwisko / imię mgr inż. Robert Wóyciwicki
projektował opracowywał	instytut architektury i konstrukcji w Krakowie ul. Łokietka 10 lok. 10 mgr inż. Robert Wóyciwicki LUBJO123P@wp.pl tel. 018 208 4424, e-mail: rwoyciw@wp.pl
sprawił	inż. Grzegorz Kosmała LUBJO163P@wp.pl 20.06.2022
Tytuł rysunku	INSTALACJA ZIMNEJ WODY, CIEPŁEJ WODY I CYRKULACJI - CZĘŚĆ DANŃSKA INTERNATU RZUT PIONIC
MIESKOWOŚĆ:	DATA: LUBLIN, 20 czerwiec 2022
SKALA:	PT3 NR RYS. 1:100